

UBICAZIONE

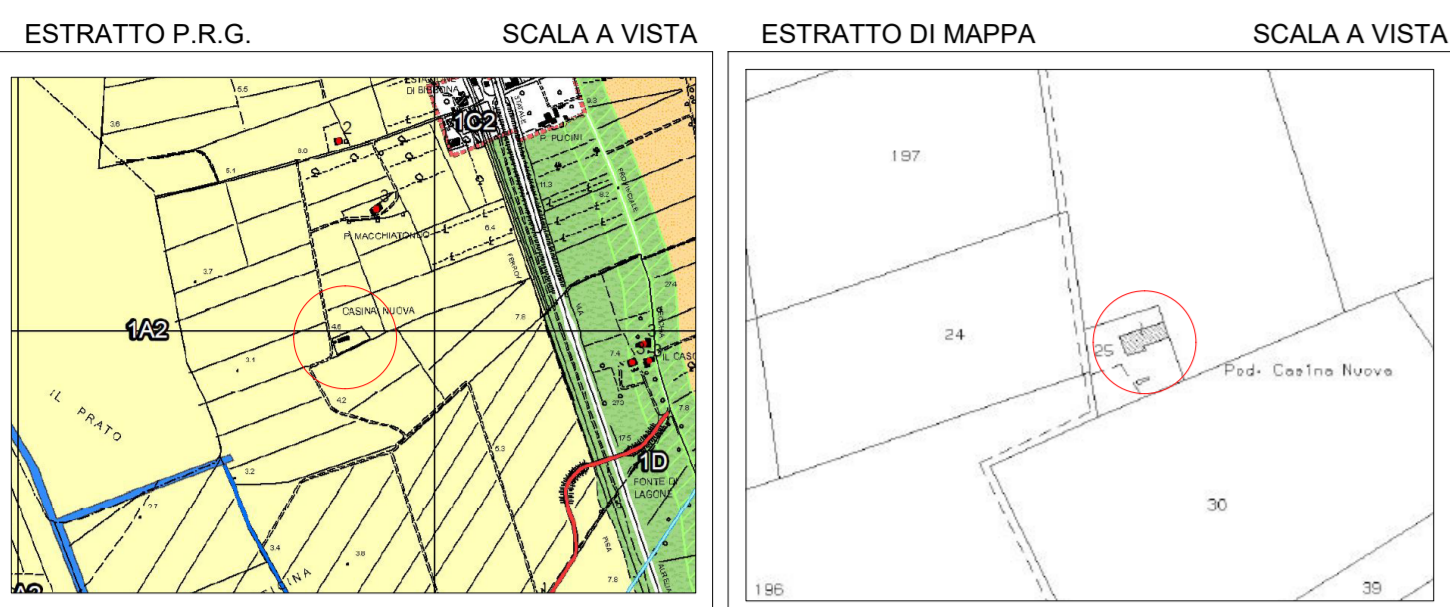


TAVOLA 8  
SCHEMA DEGLI IMPIANTI

SCALA: 1/100

DATA: DICEMBRE 2017

OGGETTO: PIANO DI RECUPERO "CASINA NUOVA"

Immobile posto in Via Carlo Ederle - La California, Bibbona (LI), richiedente Soc. Prato Verde s.a.s.


IL RICHIEDENTE

I TECNICI


CIARCIA Geom. LORENZO BONANNINI Ing. LUCA

IMPIANTO TERMICO


PIANTA PIANO TERRA

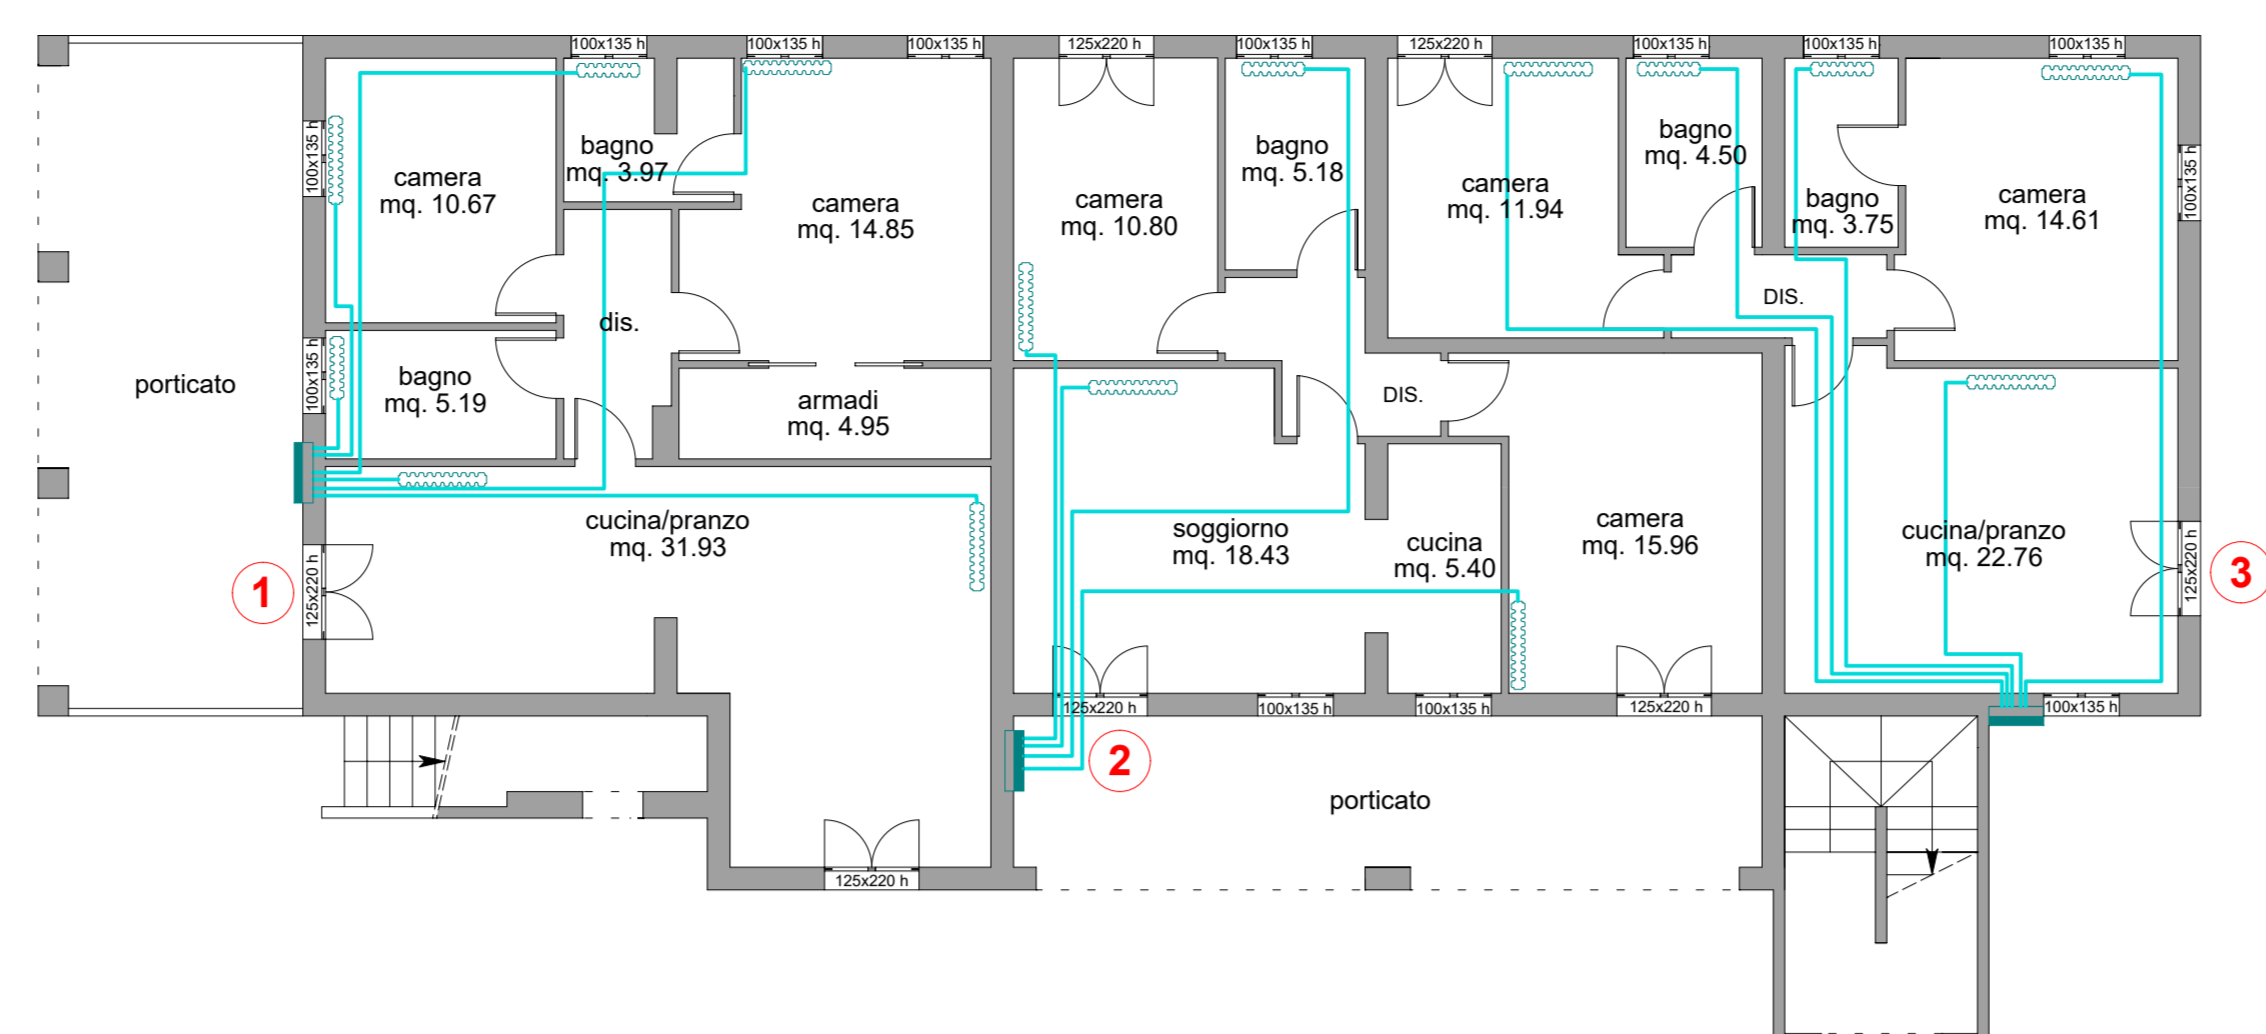

PIANTA PIANO PRIMO

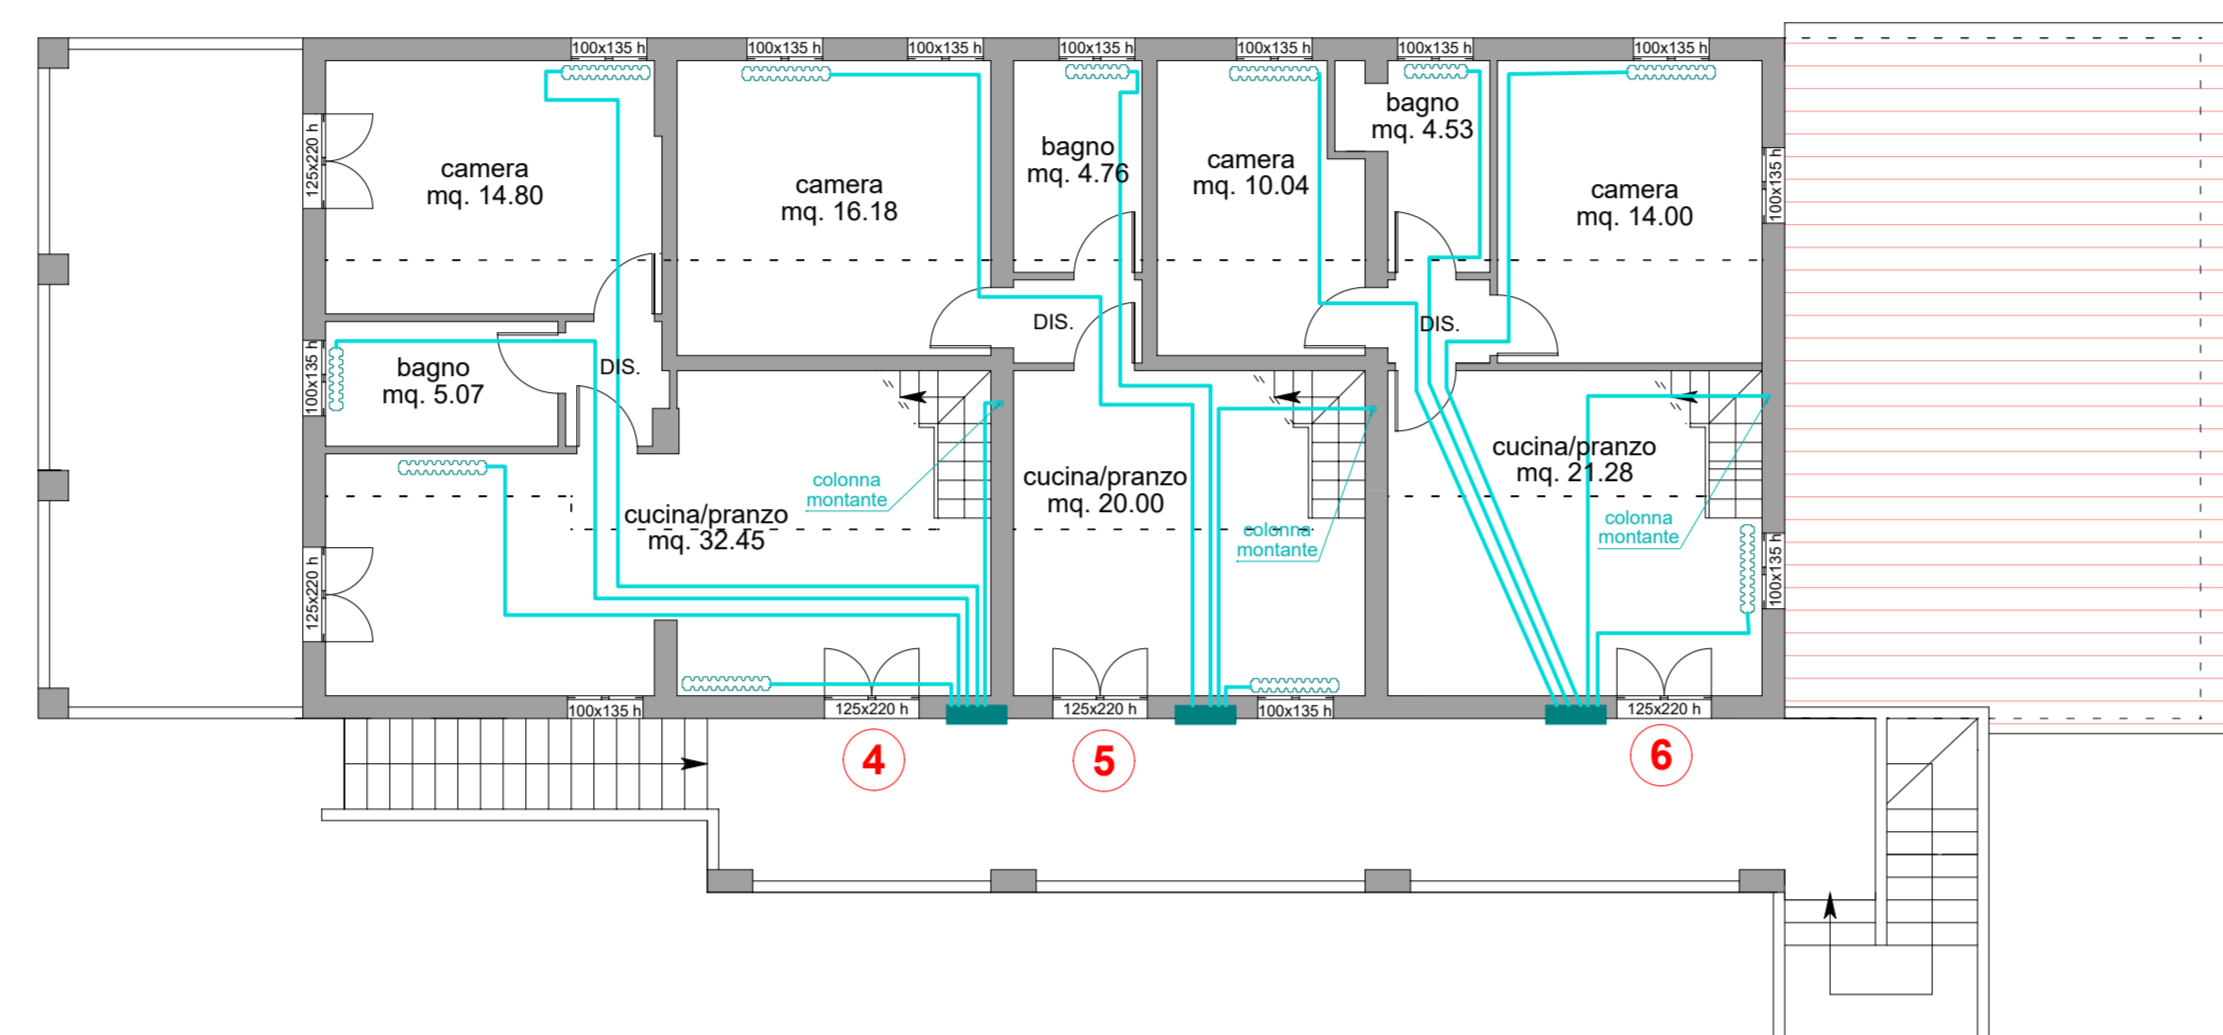

PIANTA PIANO SOTTOTETTO

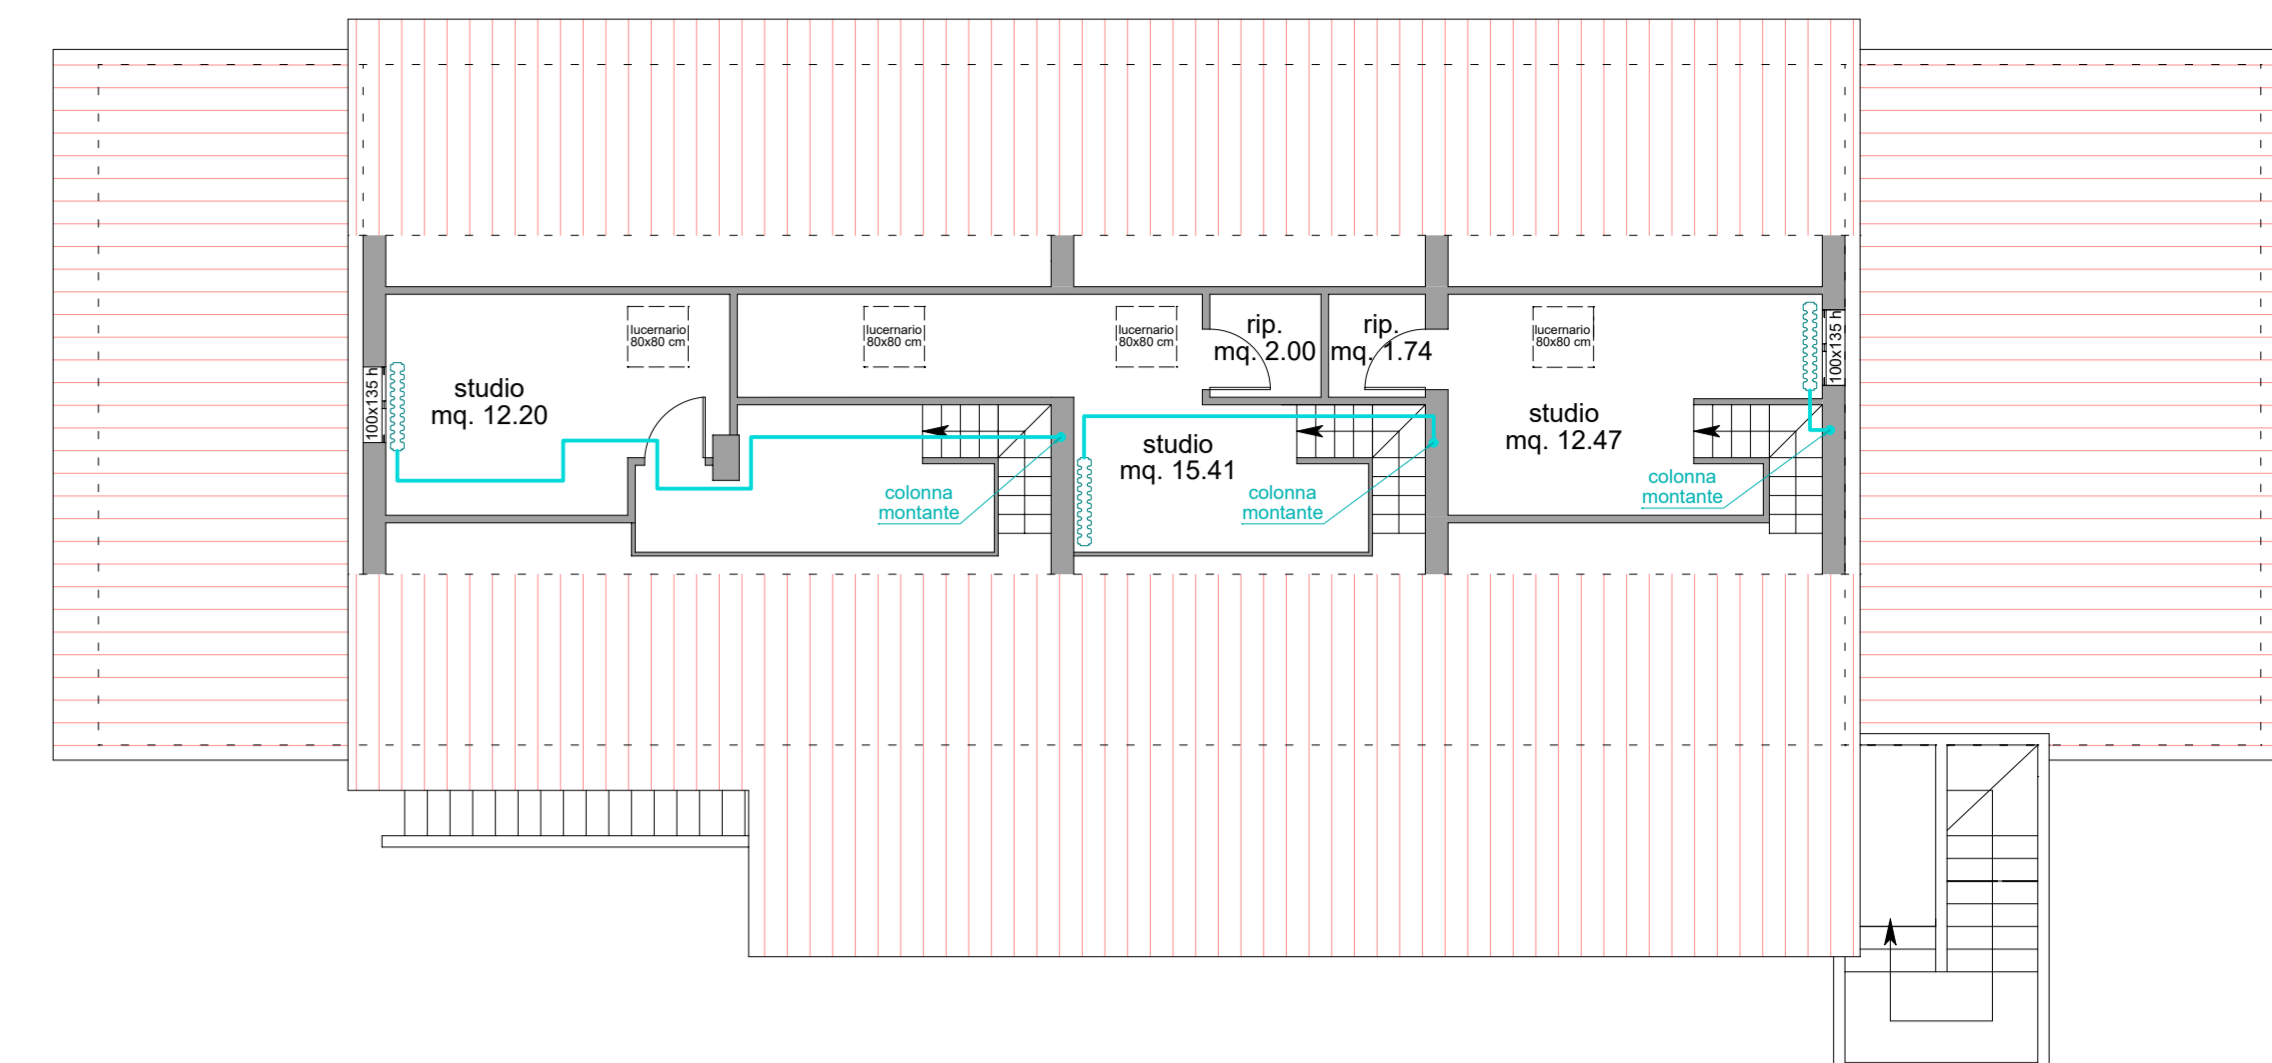


CALDAIA MURALE CON PREDISPOSIZIONE SOLARE TERMICO TIPO HERMANN "SPAZIO ZERO" 22 kw  
RADIATORE


IMPIANTO IDRAULICO

PIANTA PIANO TERRA

	SCARICHI		RUBINETTI INT.
	TUBAZIONI ACS		CALDAIA MURALE
	TUBAZIONI ACQUA		COLONNA DI SCARICO
	TUBAZIONI GAS		CONTATORI

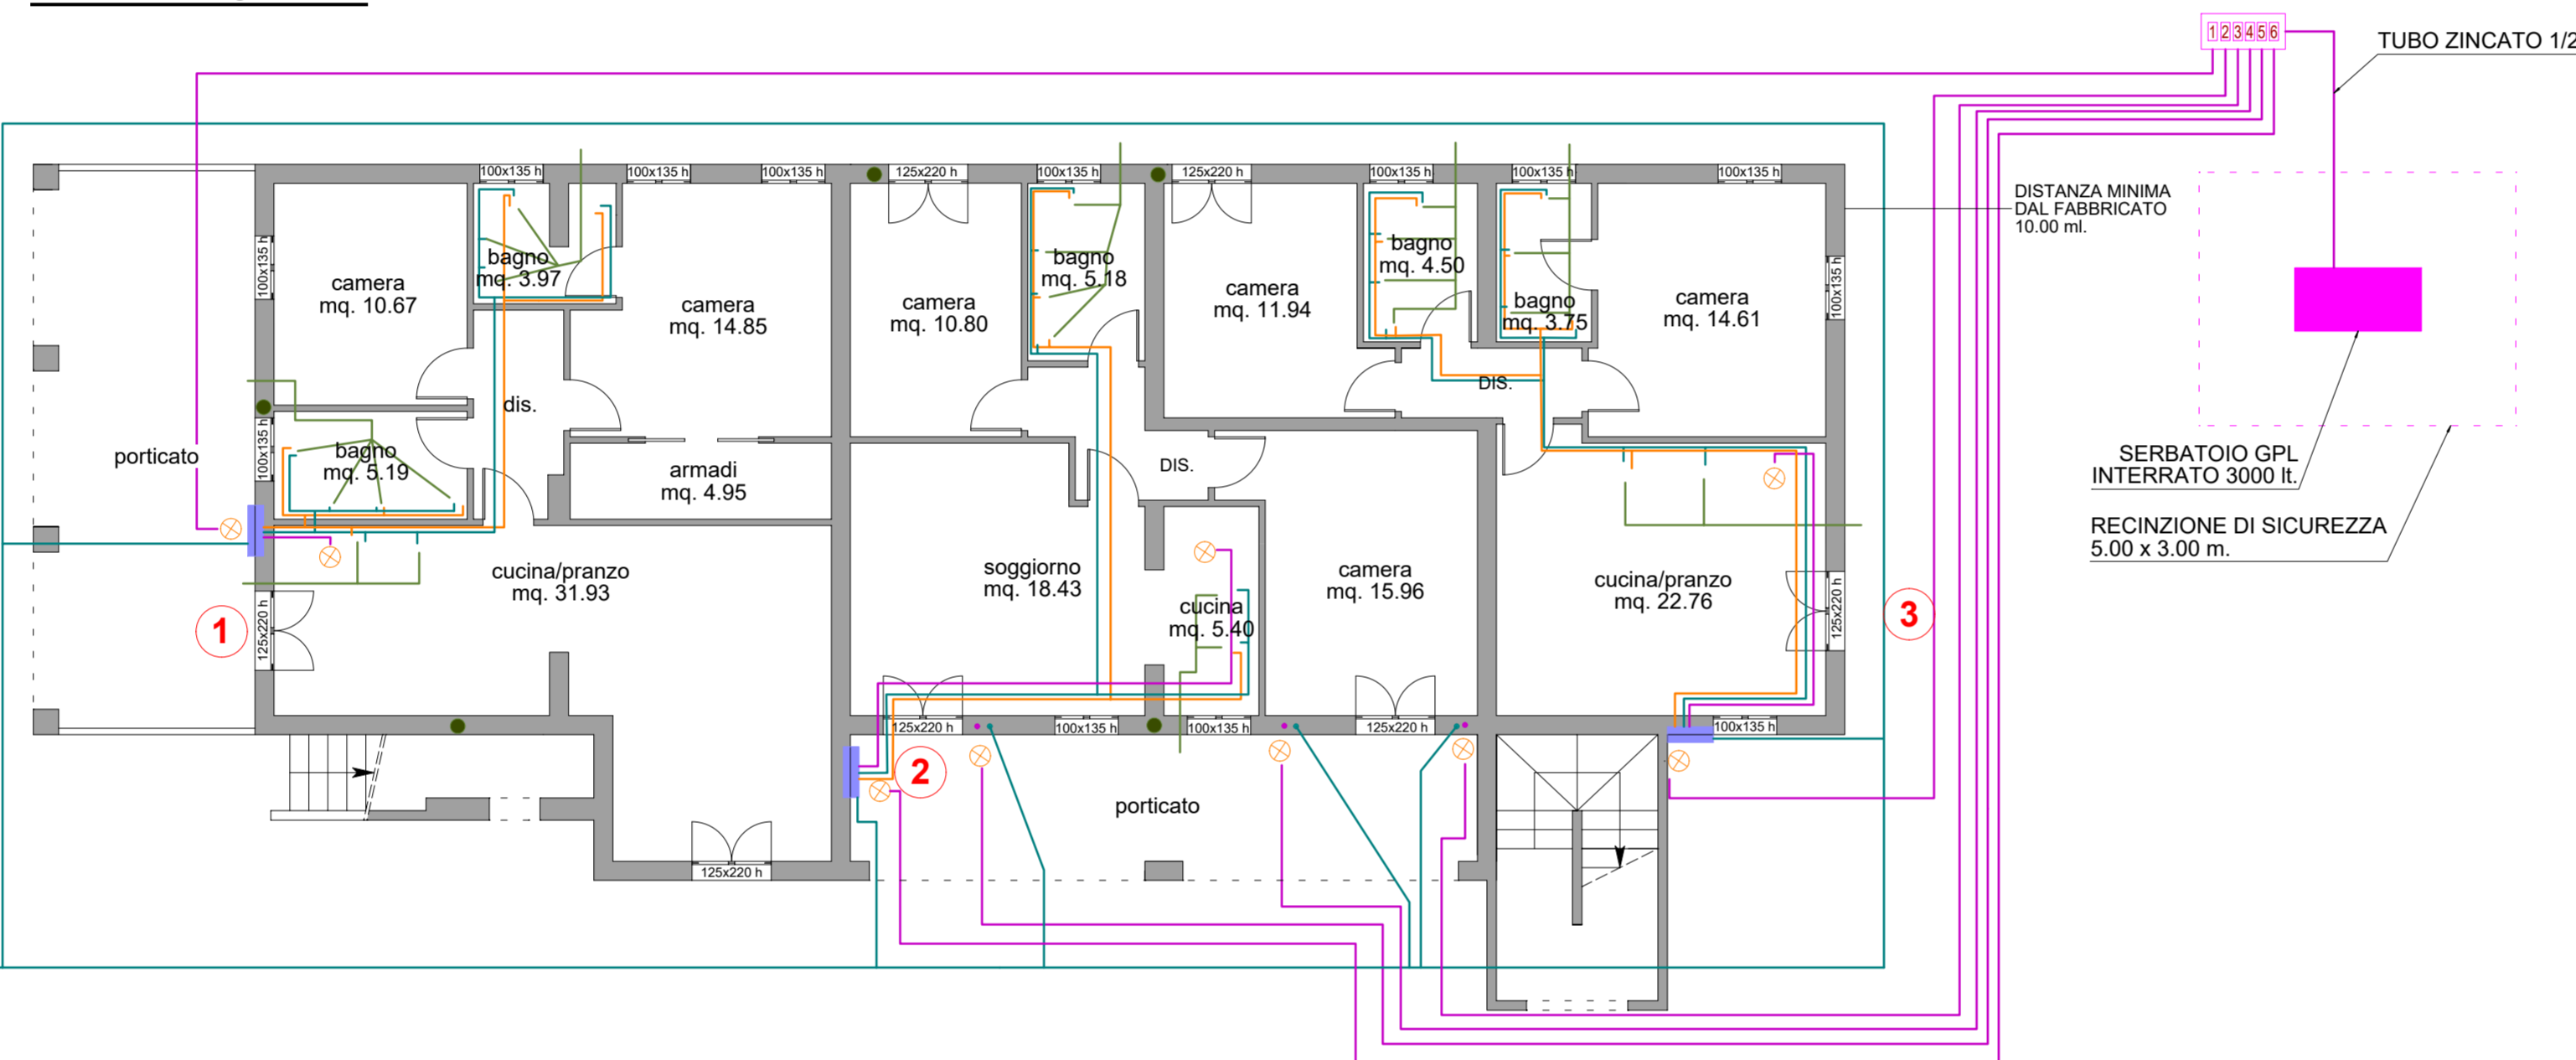

PIANTA PIANO PRIMO

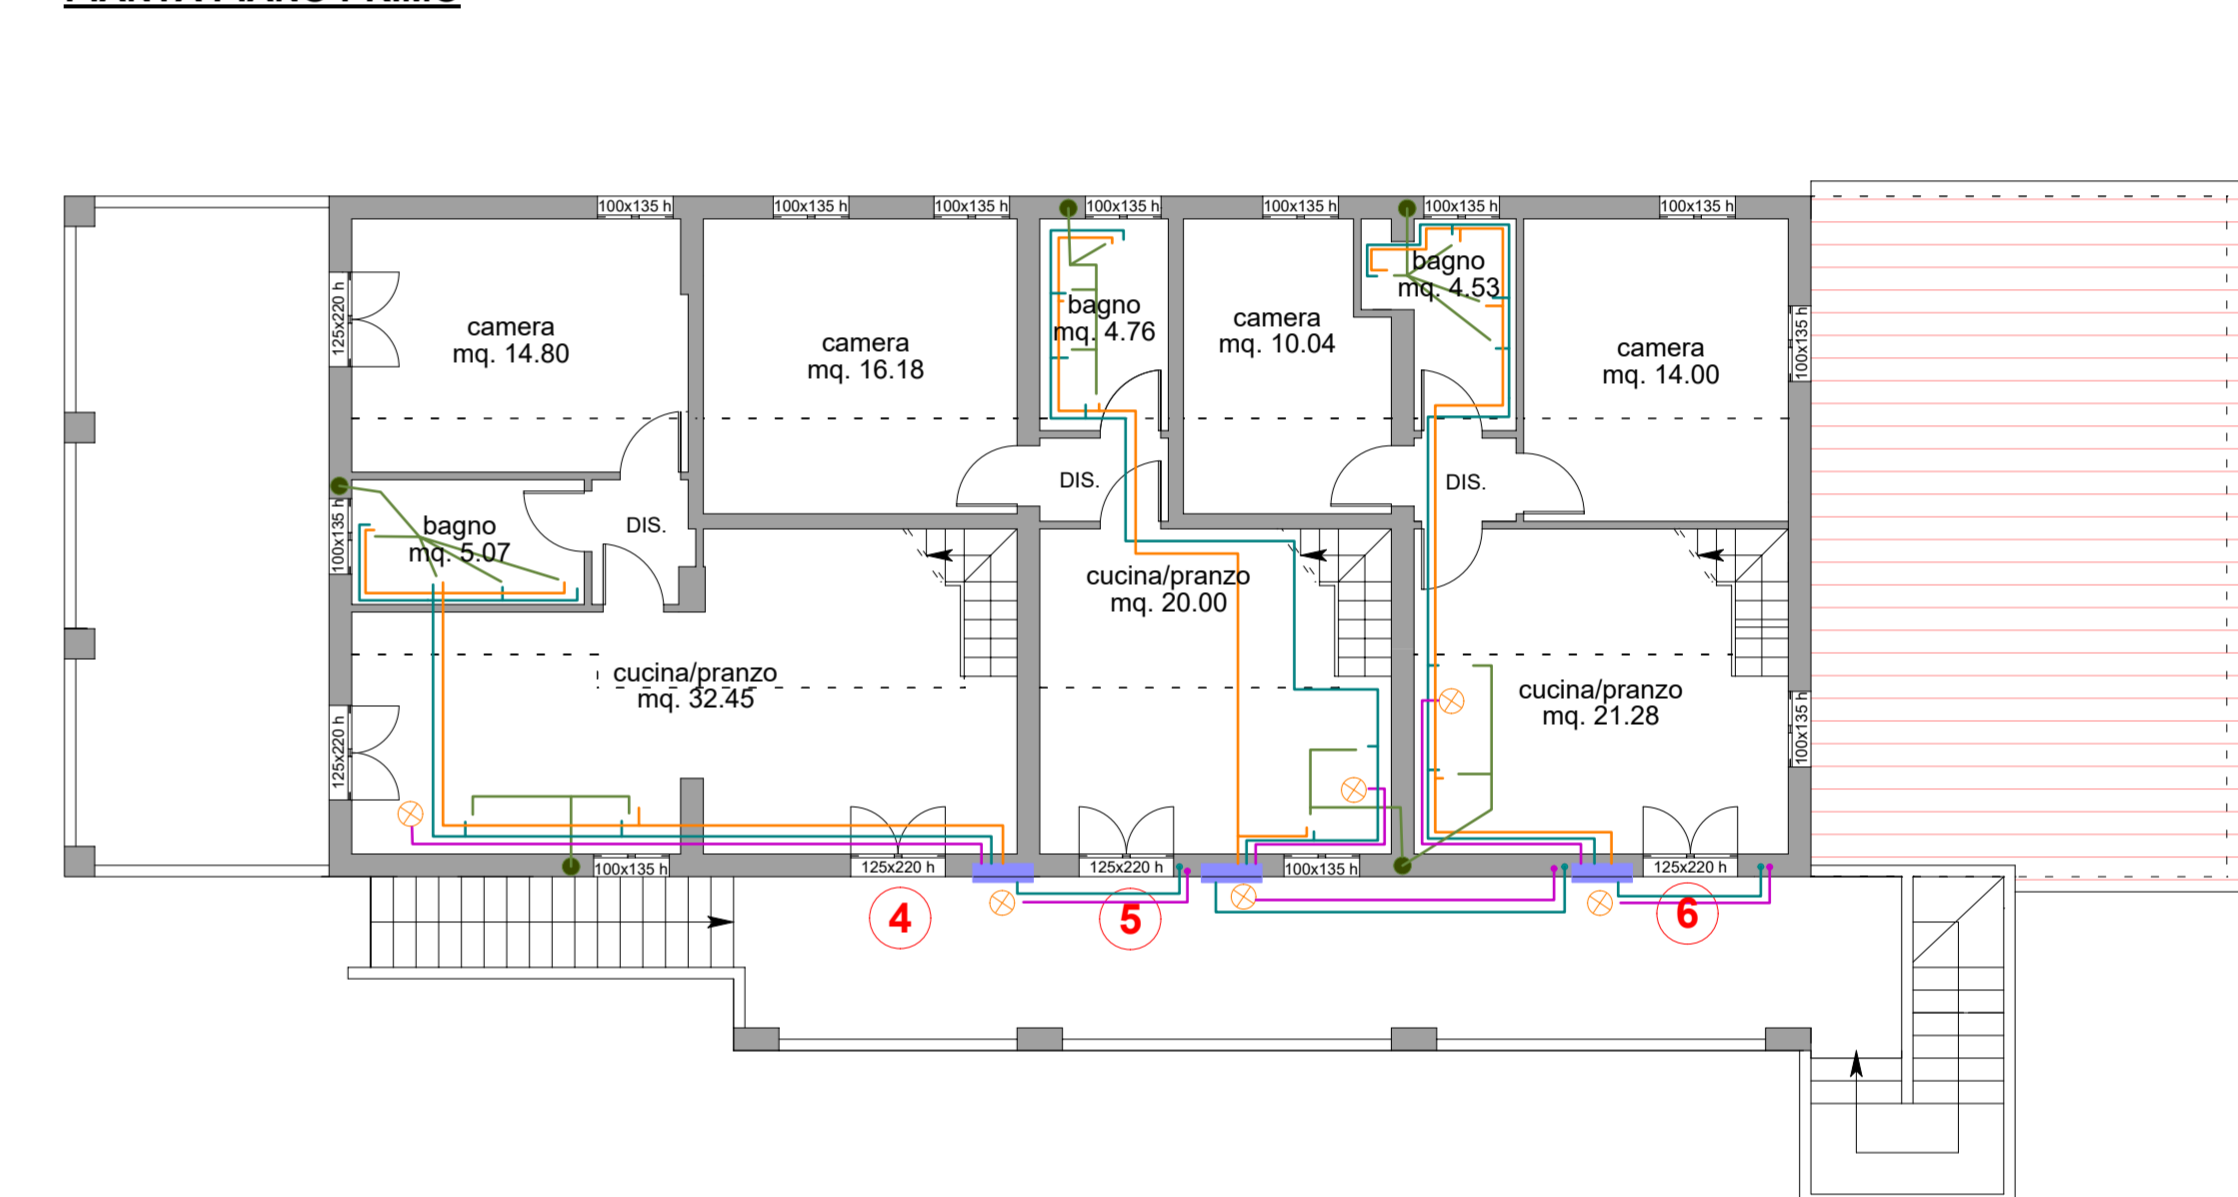


IMPIANTO ELETTRICO

PIANTA PIANO TERRA

<input checked="" type="checkbox"/>	Lampada emergenza SE	<input checked="" type="checkbox"/>	Presse TV	<input checked="" type="checkbox"/>	Aspiratore
<input checked="" type="checkbox"/>	Lampada emergenza SA	<input checked="" type="checkbox"/>	Presse Schuko universale	<input checked="" type="checkbox"/>	Pulsante a tirante
<input checked="" type="checkbox"/>	Plafoniera 1 neon	<input checked="" type="checkbox"/>	Interruttore MT	<input checked="" type="checkbox"/>	Pulsante
<input checked="" type="checkbox"/>	Plafoniera stagna 1 neon	<input checked="" type="checkbox"/>	Faretto a parete	<input checked="" type="checkbox"/>	Kit allarme WC disabili
<input checked="" type="checkbox"/>	Plafoniera 2 neon	<input checked="" type="checkbox"/>	Sensore presenza	<input checked="" type="checkbox"/>	Quadro elettrico
<input checked="" type="checkbox"/>	Plafoniera 4 neon	<input checked="" type="checkbox"/>	Faretto ad incasso (soffitto) 2 x 24 w	<input checked="" type="checkbox"/>	Citofono
<input checked="" type="checkbox"/>	Plafoniera neon	<input checked="" type="checkbox"/>	Neon ad incasso nelle velette 1 x 54 w	<input checked="" type="checkbox"/>	Magnete a.i.
<input checked="" type="checkbox"/>	Interruttore Int.bipolare	<input checked="" type="checkbox"/>	Punto luce generico a soffitto	<input checked="" type="checkbox"/>	Letto scheda magnetica
<input checked="" type="checkbox"/>	Deviatore	<input checked="" type="checkbox"/>	Predisposizione prese el.	<input checked="" type="checkbox"/>	Termostato ambiente
<input checked="" type="checkbox"/>	Bipresa 10-16A	<input checked="" type="checkbox"/>	Pulsante di sgancio	<input checked="" type="checkbox"/>	Filodiffusione
<input checked="" type="checkbox"/>	Presse	<input checked="" type="checkbox"/>	Pulsante di allarme	<input checked="" type="checkbox"/>	Nodo di Terra
<input checked="" type="checkbox"/>	Presse telefono Pr.dat	<input checked="" type="checkbox"/>	Pozzetto di Terra	<input checked="" type="checkbox"/>	Presse 220 interbloccata/380
<input checked="" type="checkbox"/>	Allarme ottico acustico	<input checked="" type="checkbox"/>	Segnale lum. antincendio		

PIANTA PIANO PRIMO

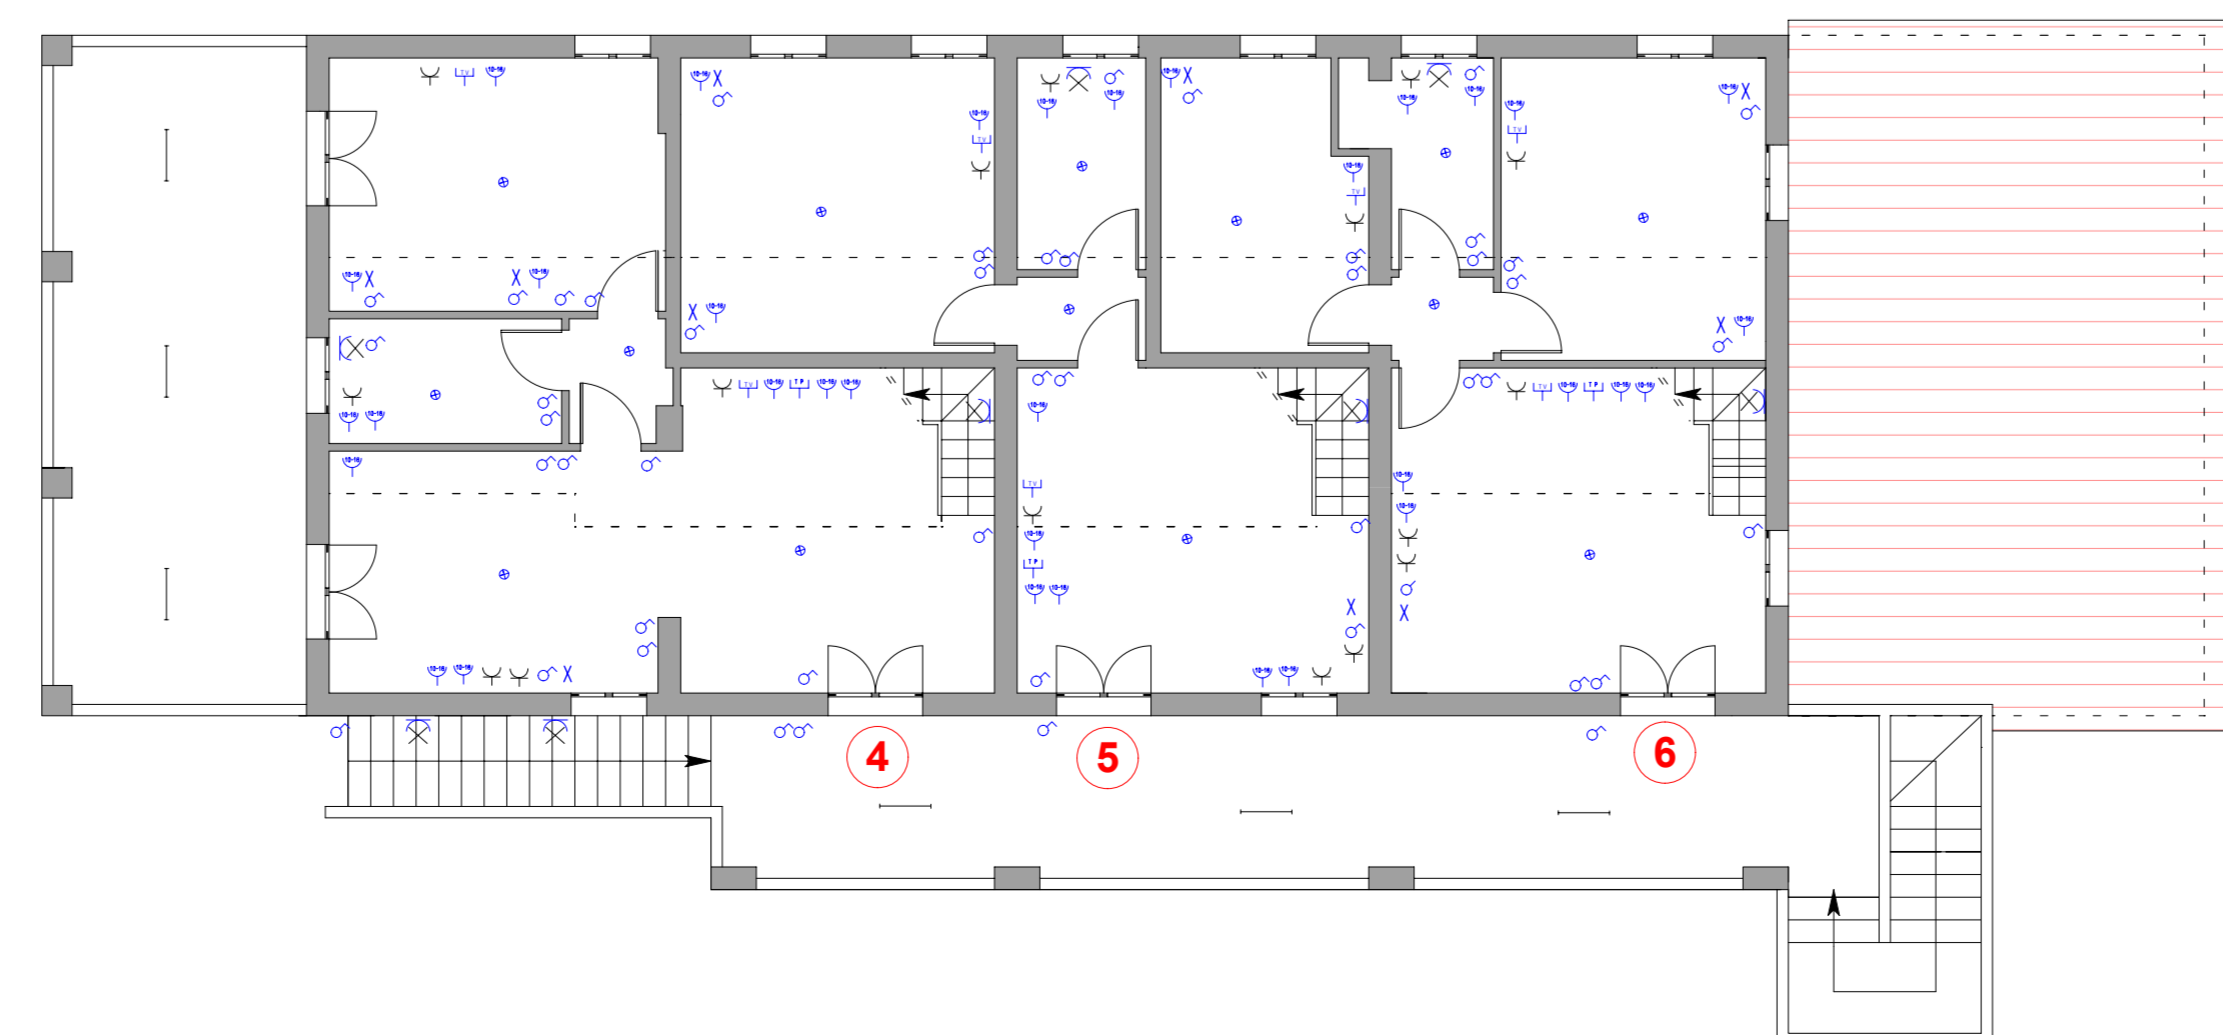

PIANTA PIANO SOTTOTETTO

